



GMINA MIEROSZÓW
58 – 350 MIEROSZÓW, PL. NIEPODLEGŁOŚCI 1
e-mail: urząd@mieroszow.pl
tel.: 0 74 30 30 188

BR.7230.86.2025

Mieroszów, 05.11.2025 r.

**Przedsiębiorstwo Projektowe
„RJELEKTRO” Robert Nawrot
ul. Tylna 32
95-054 Ksawerów**

Dot. RJELEKTRO.AK.MIER-UM.3

Odpowiadając na pismo z dnia 18.09.2025r. (data wpływu do tut. Urzędu 01.10.2025r.) informuję, iż uzgadniam lokalizację i zakres prac związanych z wykonaniem elektroenergetycznej linii kablowej wybudowanej napowietrznymi kablami elektroenergetycznymi dla dz. nr 12 obr. Mieroszów 0002.

Przedmiotowe wykonanie elektroenergetycznej linii kablowej, należy zlokalizować zgodnie z przedłożonym do wniosku projektem rozbudowy oświetlenia drogowego na terenie gminy Mieroszów – ul. Leśna 1-2, stanowiący załącznik do niniejszego pisma.

Zobowiązuje się inwestora do realizacji inwestycji oraz jej zabezpieczenia zgodnie z obowiązującymi regulacjami prawnymi (w tym wynikającymi z przepisów prawa budowlanego), powiadomienia tut. Urzędu o terminie rozpoczęcia i zakończenia prac, uzyskania niezbędnego pozwolenia na zajęcie pasa drogowego oraz przywrócenia do stanu pierwotnego zajętej nieruchomości po wykonaniu inwestycji.

Wszelkie koszty związane z realizacją inwestycji ponosi inwestor.

Informuję także, że wyrażam zgodę na dysponowanie na cele budowlane dz. nr 12 obr. Mieroszów 0002.

Otrzymują:


1. Adresat + w/w załącznik,
2. BR.7230- a/a

Sporządziła:

Katarzyna Bińkowska
Referat Rozwoju
Urząd Miejski w Mieroszowie

BURMISTRZ
Mieroszowa
Andrzej Lipiński

Przebieganie kabla do punktu BR.7230.86 2 dnia 05.11.2025

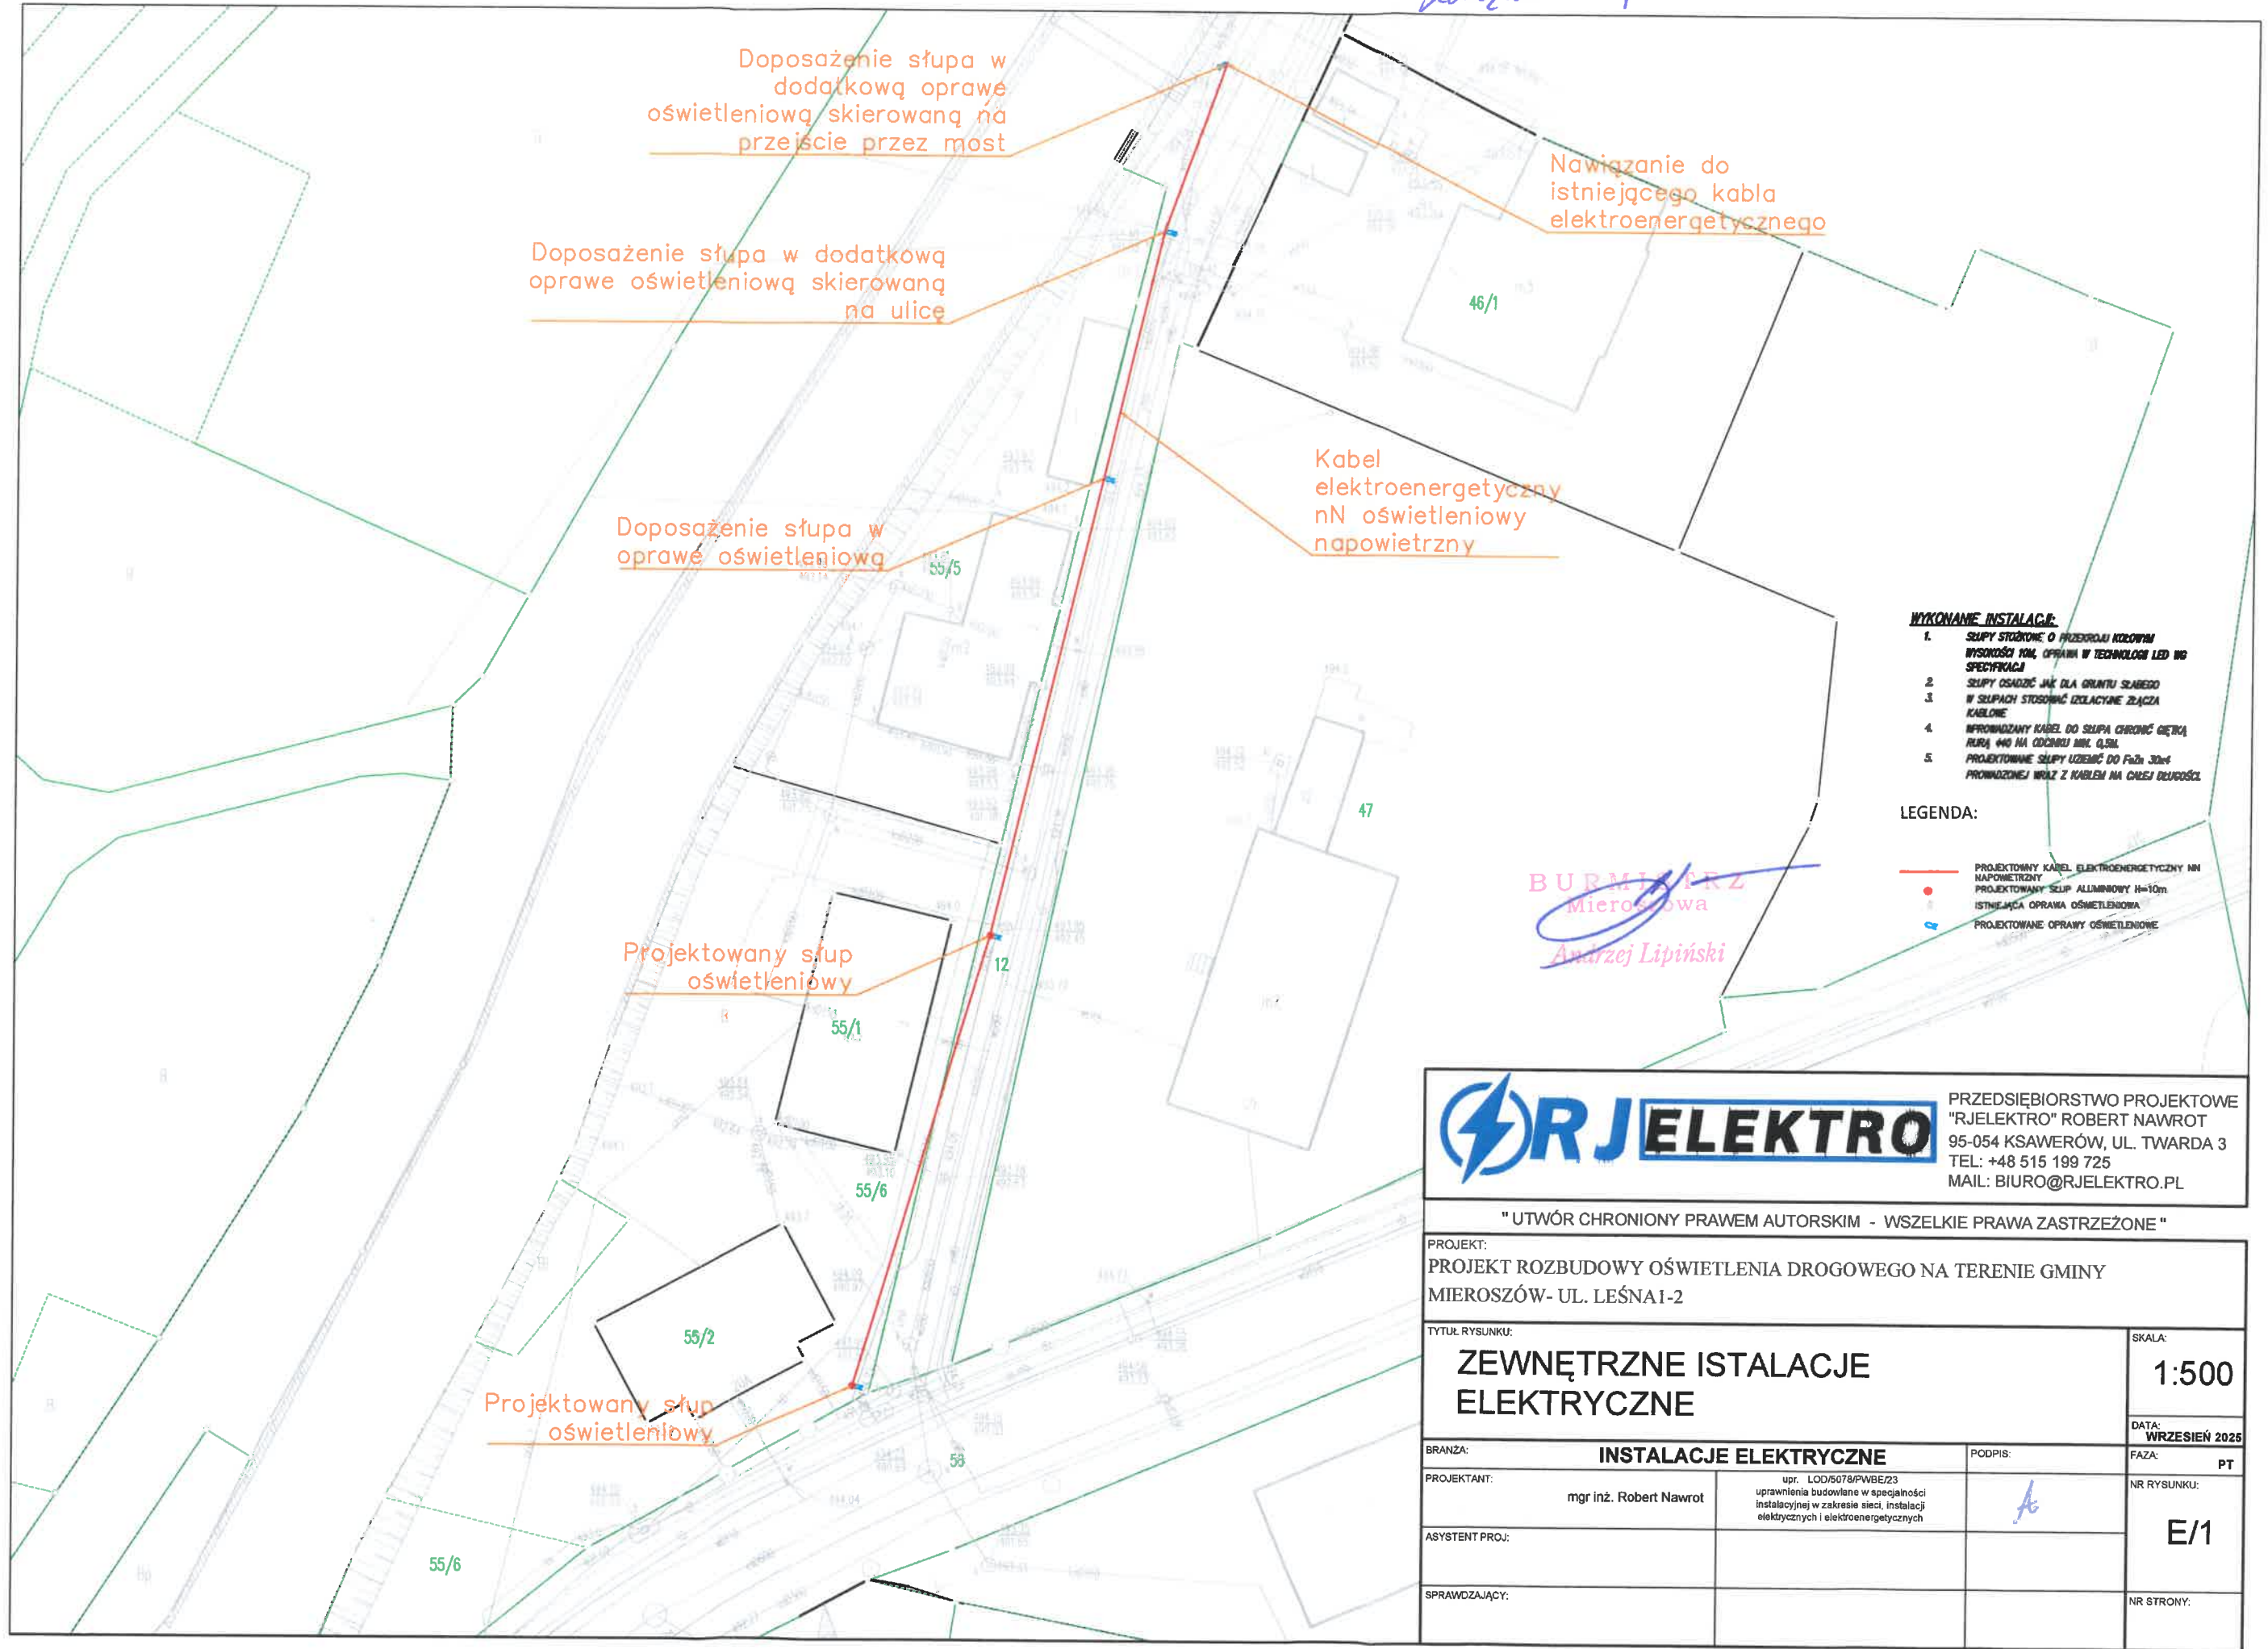

- WYKONANE INSTALACJE:**
1. SŁUPY STUŻONE O PRZESZKOCACH KOLEJNYCH WYSOKOŚCI 10M, OPRAWA W TECHNOLOGII LED W6 SPECYFIKACJI
 2. SŁUPY OSADZANE JAK DLA GRUNTU SŁABEGO W SŁUPACH STOSOWANIE IZOLACYJNE ZŁĄCZA KABLOWE
 3. WPROWADZANY KABEL DO SŁUPA CHRONIĆ CIĘCIĄ RURĄ 440 NA ODCINKU MIN. 0,5M
 4. PROJEKTOWANE SŁUPY UZIEMIĆ DO Fz 30x4 PROMIENIOWEJ WRAZ Z KABLEM NA CAŁĄ DŁUGOŚĆ
- LEGENDA:**
- PROJEKTOWANY KABEL ELEKTROENERGETYCZNY NN NAPOWIETRZNY
 - PROJEKTOWANY SŁUP ALUMINIOWY H=10m
 - ISTNIEJĄCA OPRAWA OŚWIETLENIOWA
 - PROJEKTOWANE OPRAWY OŚWIETLENIOWE



PRZEDSIĘBIORSTWO PROJEKTOWE
"RJELEKTRO" ROBERT NAWROT
95-054 KSAWERÓW, UL. TWARDA 3
TEL: +48 515 199 725
MAIL: BIURO@RJELEKTRO.PL

" UTWÓR CHRONIONY PRAWEM AUTORSKIM - WSZELKIE PRAWA ZASTRZEŻONE "			
PROJEKT: PROJEKT ROZBUDOWY OŚWIETLENIA DROGOWEGO NA TERENIE GMINY MIEROSZÓW- UL. LEŚNA1-2			
TYTUŁ RYSUNKU: ZEWNĘTRZNE INSTALACJE ELEKTRYCZNE			SKALA: 1:500
BRANŻA: INSTALACJE ELEKTRYCZNE			DATA: WRZESIEŃ 2025
PROJEKTANT: mgr inż. Robert Nawrot	upr. LOD/5078/PW/BE/23 uprawnienia budowlane w specjalności instalacyjnej w zakresie sieci, instalacji elektrycznych i elektroenergetycznych	PODPIS: 	FAZA: PT
ASYSTENT PROJ.:			NR RYSUNKU: E/1
SPRAWDZAJĄCY:			NR STRONY: