

BN.6852.17.2025

Mioszów, dnia 10.12.2025 r.

**Przedsiębiorstwo Projektowe
„RJELEKTRO” Robert Nawrot
ul. Twarda 3
95-054 Ksawerów**

W odpowiedzi na wniosek z 01.10.2025 r. informuję, iż wyrażam zgodę na lokalizację na działce gminnej nr 55/6 obręb Mioszów 2, następującej infrastruktury elektroenergetycznej:

- Elektroenergetycznej linii kablowej wybudowana napowietrznymi kablami elektroenergetycznymi (wysokość zawieszenia kabla – odległość pionowa linii kablowej od powierzchni ziemi - > 8,5m; - długość około 25m;
- Aluminiowego słupa oświetleniowego – 1szt.
- Oprawy oświetleniowej z wysięgnikiem – 1szt.

zgodnie z projektem stanowiącym załącznik do pisma.

Powyższa zgoda jest zgodą na dysponowanie ww. nieruchomością na cele budowlane na etapie projektowania.

Jednocześnie informuję, że celem wykonania robót budowlanych i instalatorskich, o których mowa powyżej, konieczne będzie złożenie wniosku o czasowe zajęcie nieruchomości a w ślad za tym podpisanie umowy na czasowe zajęcie działki nr 55/6 obręb Mioszów 2.

Z chwilą upływu okresu, na jaki umowa czasowa zostanie zawarta, w terminie 14 dni, Inwestor zobowiązany jest do wystąpienia z wnioskiem o zawarcie umowy najmu na zajętą pod infrastrukturę energetyczną działkę na warunkach określonych w Zarządzeniu nr 222/2025 z dnia 05.11.2025 r Burmistrza Mioszowa w sprawie ustalenia stawek czynszu za 2025 rok za najem lub dzierżawę gruntów stanowiących mienie komunalne Gminy Mioszów bądź z wnioskiem o ustanowienie służebności przesyłu na działce 55/6 obręb Mioszów 2.


W przypadku braku powiadomienia naliczone będzie odszkodowanie za bezumowne zajęcie nieruchomości.

Otrzymują:

1. Adresat
2. BN.6852 – aa.

Sprawa prowadzi:
Joanna Cydzik
Referat Nieruchomości
tel. 74 30 30 488

BURMISTRZ
Mioszowa
Andrzej Lipiński

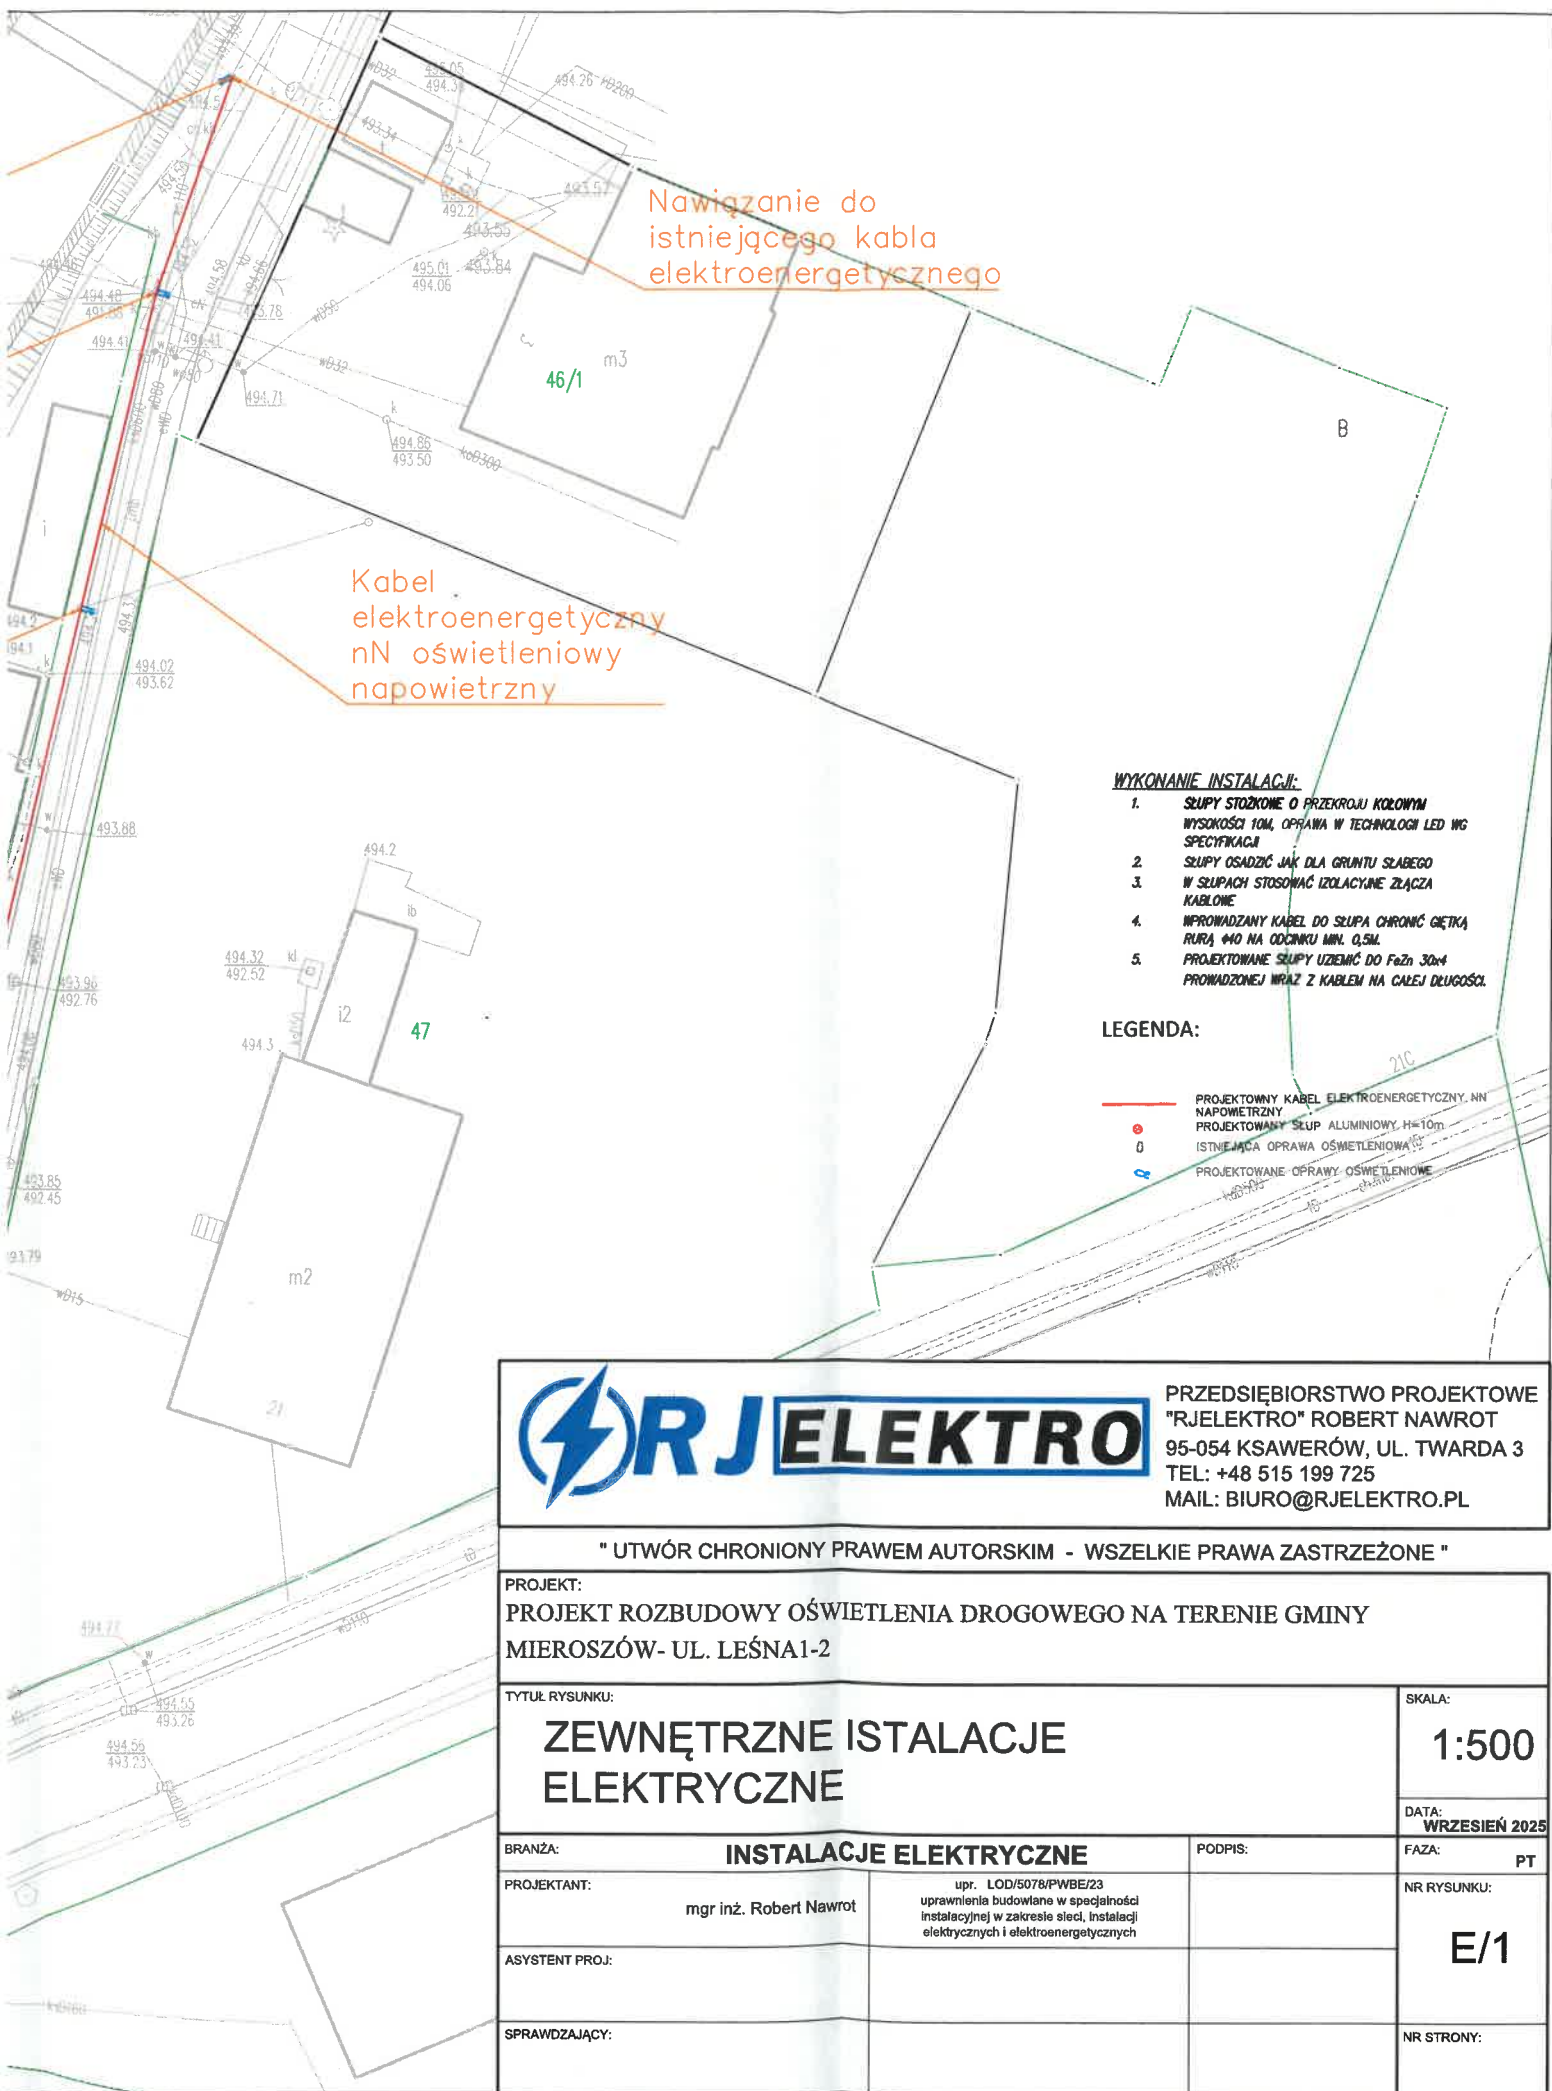

Nawiązanie do istniejącego kabla elektroenergetycznego

Kabel elektroenergetyczny nN oświetleniowy napowietrzny

WYKONANIE INSTALACJI:

1. SŁUPY STOJKOWE O PRZĘKROJU KOŁOWYM WYSOKOŚCI 10M, OPRAWA W TECHNOLOGII LED WG SPECYFIKACJI
2. SŁUPY OSADZIĆ JAK DLA GRUNTU SŁABEGO
3. W SŁUPACH STOSOWAĆ IZOLACYJNE ZŁĄCZA KABLOWE
4. WPROWADZANY KABEL DO SŁUPA CHRONIĆ GIĘTKĄ RURĄ 40 NA ODCINKU MIN. 0,5M
5. PROJEKTOWANE SŁUPY UZIEMIĆ DO FcZn 30x4 PROMIADZONEJ WRAZ Z KABLEM NA CAŁEJ DŁUGOŚCI

LEGENDA:

- PROJEKTOWANY KABEL ELEKTROENERGETYCZNY, NN
- PROJEKTOWANY SŁUP ALUMINIOWY, H=10m
- ISTNIEJĄCA OPRAWA OŚWIELENIOWA
- PROJEKTOWANE OPRAWY OŚWIELENIOWE



PRZEDSIĘBIORSTWO PROJEKTOWE
"RJELEKTRO" ROBERT NAWROT
95-054 KSAWERÓW, UL. TWARDA 3
TEL: +48 515 199 725
MAIL: BIURO@RJELEKTRO.PL

" UTWÓR CHRONIONY PRAWEM AUTORSKIM - WSZELKIE PRAWA ZASTRZEŻONE "

PROJEKT:

PROJEKT ROZBUDOWY OŚWIELENIA DROGOWEGO NA TERENIE GMINY
MIEROSZÓW- UL. LEŚNA1-2

TYTUŁ RYSUNKU:

**ZEWNĘTRZNE INSTALACJE
ELEKTRYCZNE**

SKALA:

1:500

DATA:
WRZESIEŃ 2025

BRANŻA:

INSTALACJE ELEKTRYCZNE

PODPIS:

FAZA:

PT

PROJEKTANT:

mgr inż. Robert Nawrot

upr. LOD/5078/PWBE/23
uprawnienia budowlane w specjalności
instalacyjnej w zakresie sieci, instalacji
elektrycznych i elektroenergetycznych

NR RYSUNKU:

E/1

ASYSTENT PROJ:

SPRAWDZAJĄCY:

NR STRONY: