


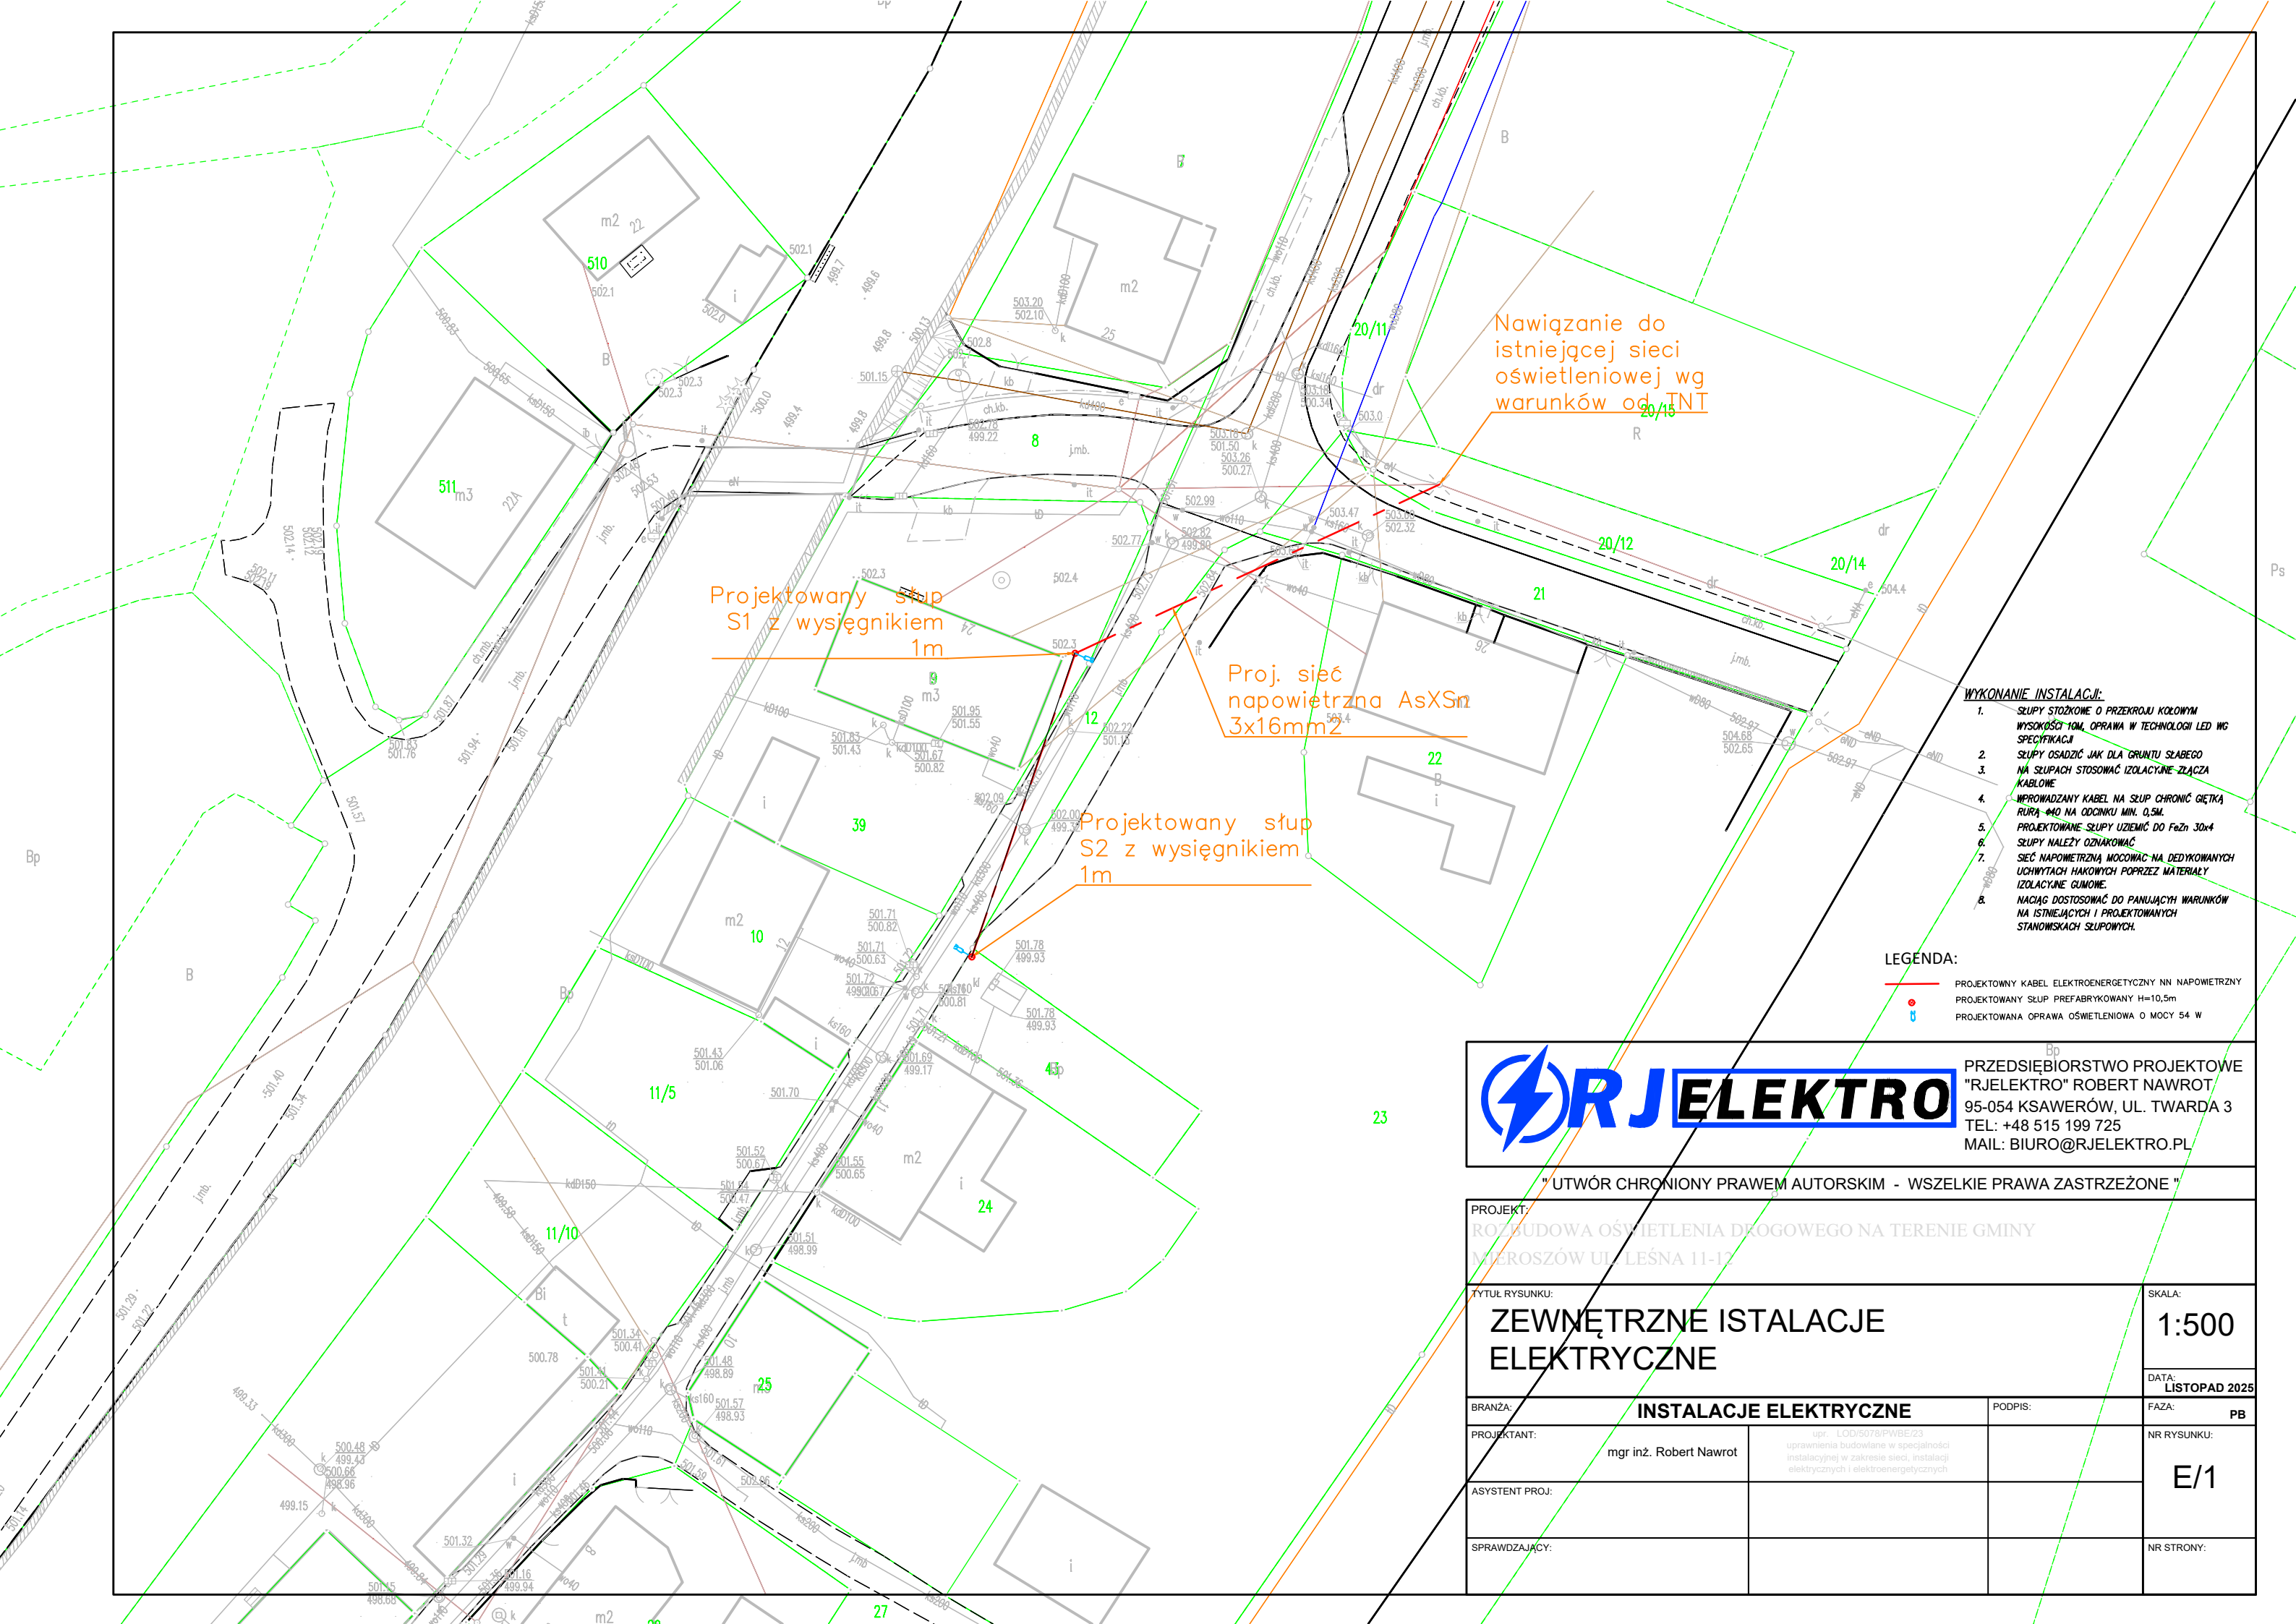

Projektowany słup
S1 z wysięgnikiem
1m

Proj. sieć
napowietrzna AsXSm
3x16mm²

Projektowany słup
S2 z wysięgnikiem
1m

Nawiązanie do
istniejącej sieci
oświetleniowej wg
warunków od INT

- WYKONANIE INSTALACJI:**
1. SŁUPY STOJKOWE O PRZĘKROJU KOŁOWYM WYSOKOŚCI 10M, OPRAWA W TECHNOLOGII LED WG SPECYFIKACJI
 2. SŁUPY OSADZIĆ JAK DLA GRUNTU SŁABEGO
 3. NA SŁUPACH STOSOWAĆ IZOLACYJNE ZŁĄCZA KABLOWE
 4. WPROWADZANY KABEL NA SŁUP CHRONIĆ CIĘTKĄ RURĄ 40 NA ODCINKU MIN. 0,5M.
 5. PROJEKTOWANE SŁUPY UZIEMIĆ DO FeZn 30x4
 6. SŁUPY NALEŻY OZNAKOWAĆ
 7. SIĘĆ NAPOWIETRZNĄ MOCOWAĆ NA DEDYKOWANYCH UCHWYTACH HAKOWYCH POPRZECZ MATERIAŁY IZOLACYJNE GUMOWE.
 8. NACIĄG DOSTOSOWAĆ DO PANUJĄCYCH WARUNKÓW NA ISTNIEJĄCYCH I PROJEKTOWANYCH STANOWISKACH SŁUPOWYCH.

LEGENDA:

- PROJEKTOWNY KABEL ELEKTROENERGETYCZNY NN NAPOWIETRZNY
- PROJEKTOWANY SŁUP PREFABRYKOWANY H=10,5m
- PROJEKTOWANA OPRAWA OŚWIETLIENIOWA O MOCY 54 W



PRZEDSIĘBIORSTWO PROJEKTOWE
"RJELEKTRO" ROBERT NAWROT
95-054 KSAWERÓW, UL. TWARDA 3
TEL: +48 515 199 725
MAIL: BIURO@RJELEKTRO.PL

"UTWÓR CHRONIONY PRAWEM AUTORSKIM - WSZELKIE PRAWA ZASTRZEŻONE"

PROJEKT:
ROZBUDOWA OŚWIETLIENIA DROGOWEGO NA TERENIE GMINY
MIEROSZÓW UL. LEŚNA 11-12

TYTUŁ RYSUNKU:
**ZEWNĘTRZNE INSTALACJE
ELEKTRYCZNE**

SKALA:
1:500

DATA:
LISTOPAD 2025

BRANŻA: **INSTALACJE ELEKTRYCZNE**

PODPIS:

FAZA: **PB**

PROJEKTANT:
mgr inż. Robert Nawrot

upr. LOD/5078/PWBE/23
uprawnienia budowlane w specjalności
instalacyjnej w zakresie sieci, instalacji
elektrycznych i elektroenergetycznych

NR RYSUNKU:

E/1

ASYSTENT PROJ:

SPRAWDZAJĄCY:

NR STRONY: