


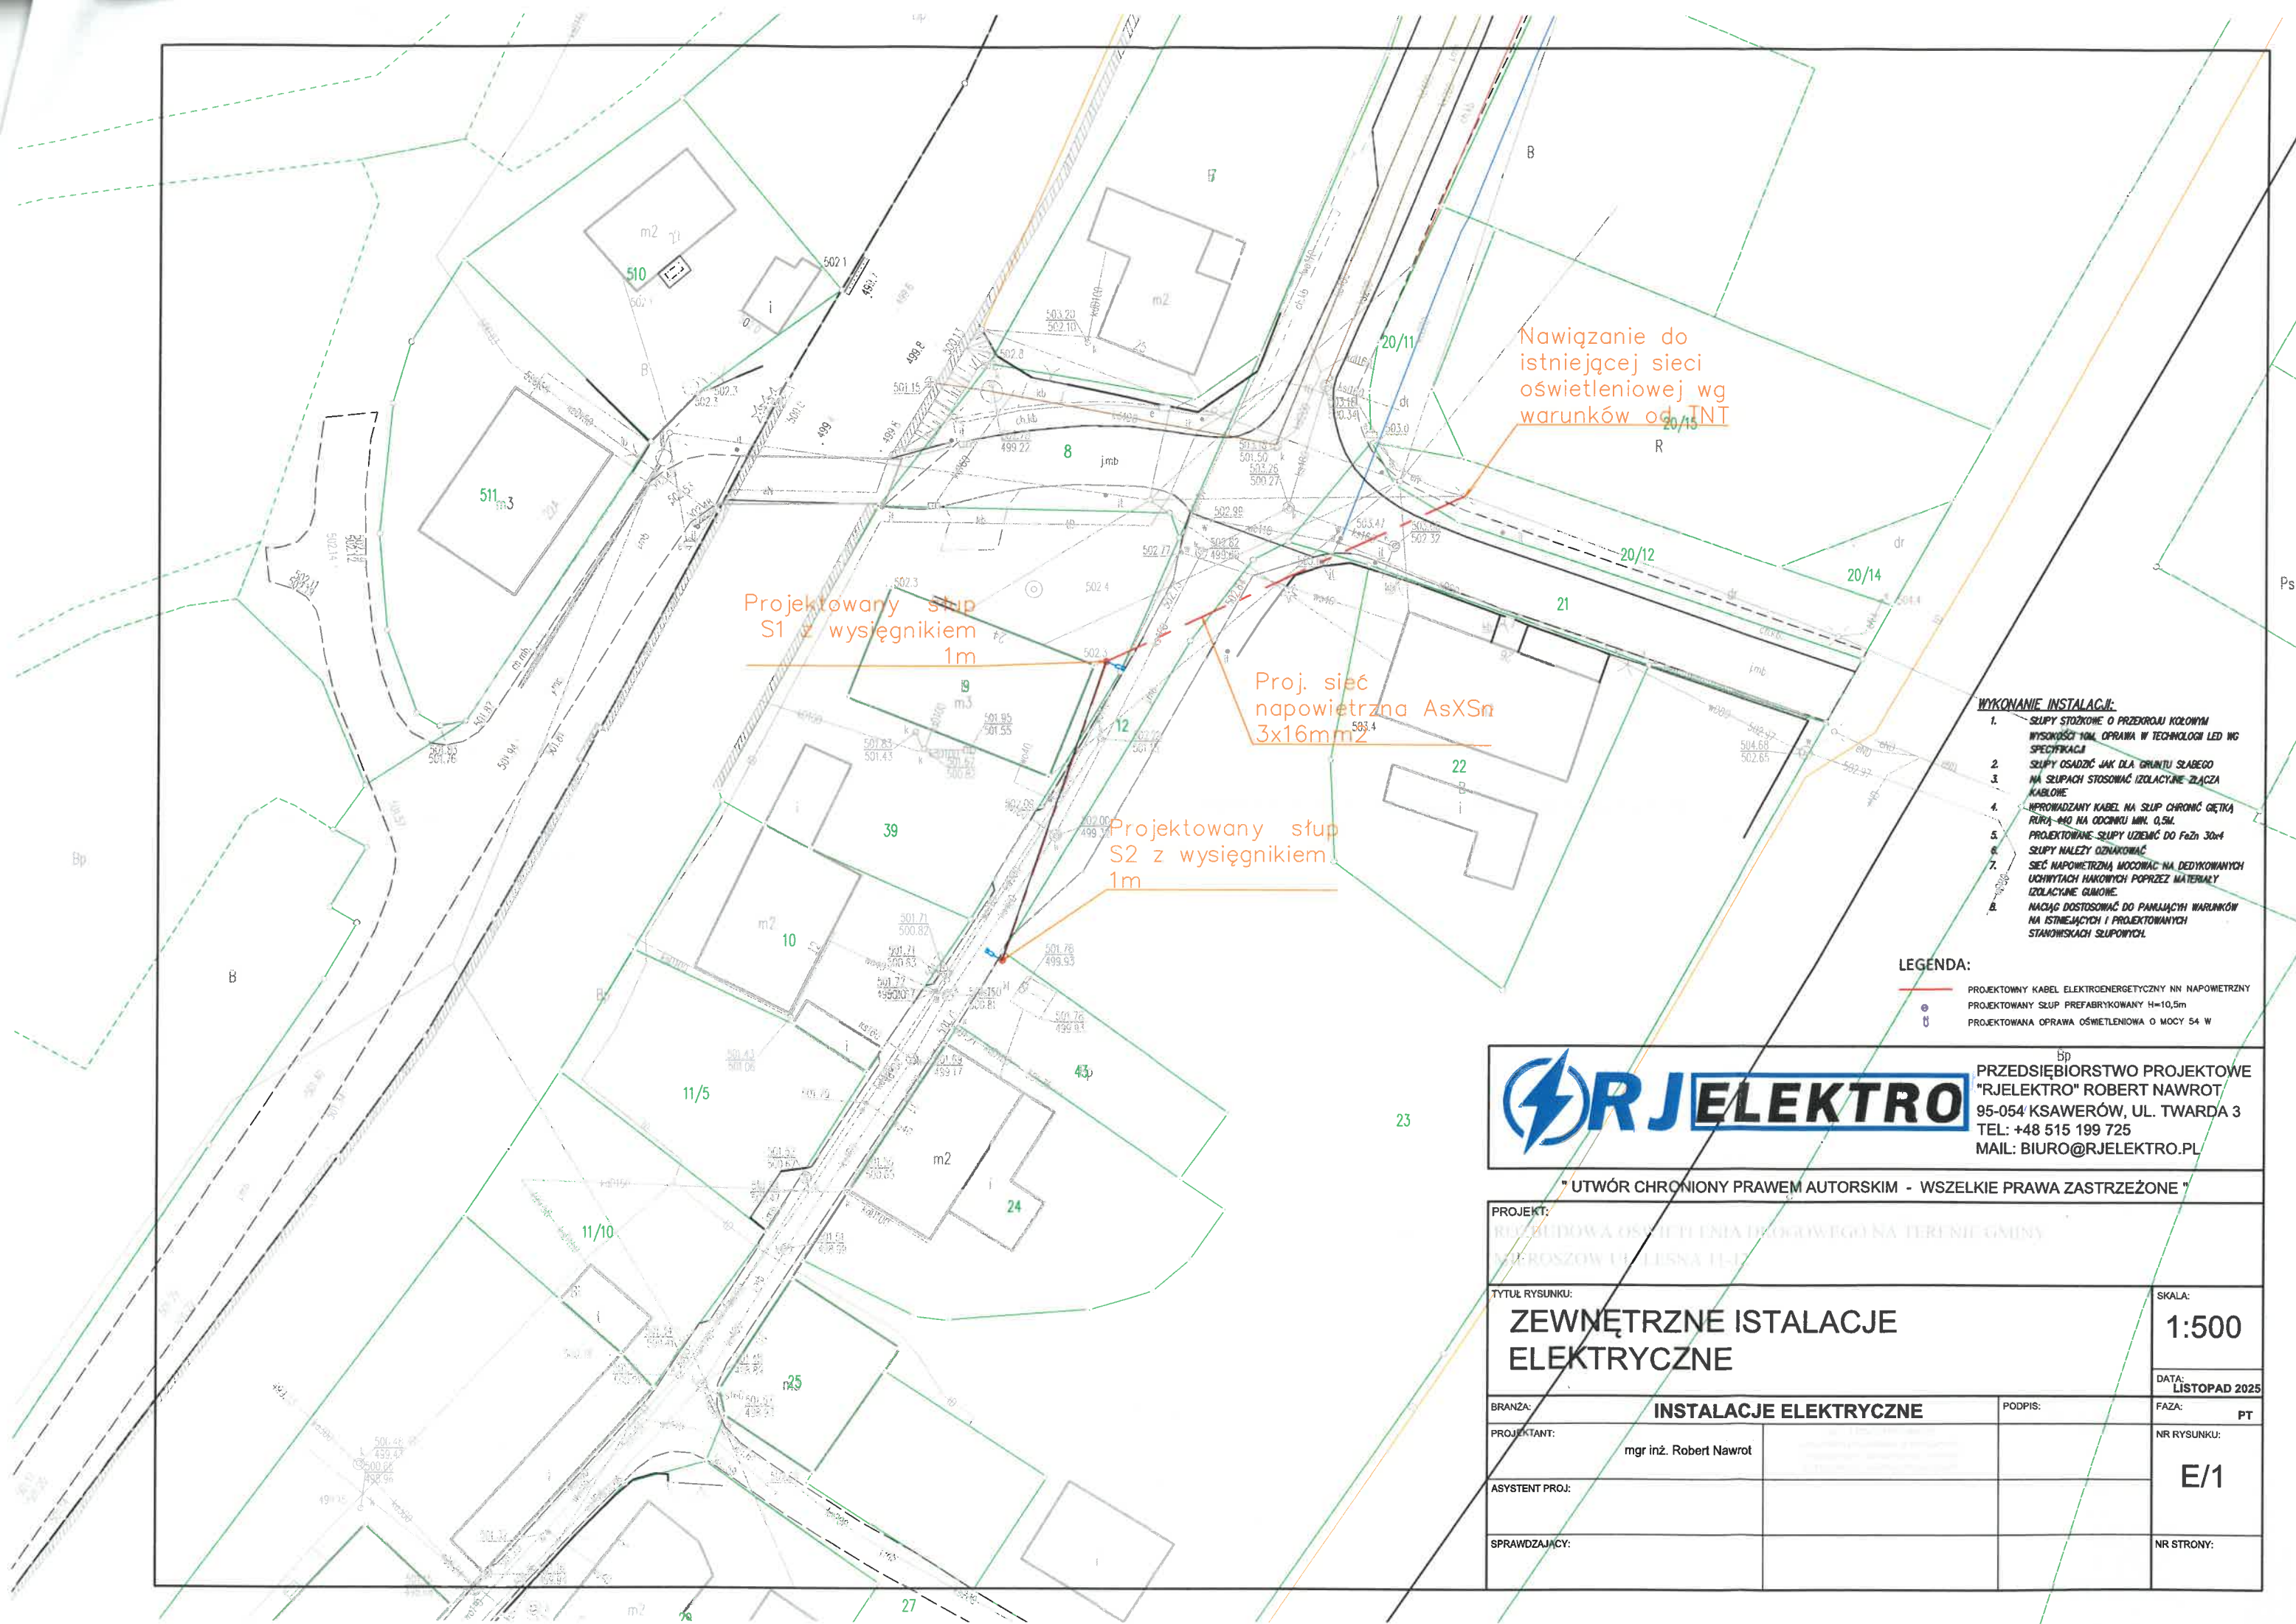

- WYKONANIE INSTALACJI:**
1. SŁUPY STOJKOWE O PRZĘKROJU KOŁOWYM WYSOKOŚCI 10M, OPRAWA W TECHNOLOGII LED WG SPECYFIKACJI
 2. SŁUPY OSADZIĆ JAK DLA GRUNTU SŁABEGO NA SŁUPACH STOSOWAĆ IZOLACYJNE ZŁĄCZA KABLOWE
 3. WPROWADZANY KABEL NA SŁUP CHRONIĆ GIĘTKĄ RURĄ 40 NA ODCINKU MN. 0,5M
 4. PROJEKTOWANE SŁUPY UZIEMIĆ DO FeZn 30x4
 5. SŁUPY NALEŻY OZNAKOWAĆ
 6. SIĘĆ NAPONOWA MOCOWAĆ NA DEDYKOWANYCH UCHWYTYCH HAKOWYCH POPRZECZ MATERIAŁY IZOLACYJNE GUMOWE
 7. NACIĄG DOSTOSOWAĆ DO PANUJĄCYCH WARUNKÓW NA ISTNIEJĄCYCH I PROJEKTOWANYCH STANOWISKACH SŁUPOWYCH

LEGENDA:

— PROJEKTOWY KABEL ELEKTROENERGETYCZNY NN NAPONOWY
● PROJEKTOWY SŁUP PREFABRYKOWANY H=10,5m
○ PROJEKTOWANA OPRAWA OŚWIETLENIOWA O MOCY 54 W



PRZEDSIĘBIORSTWO PROJEKTOWE
"RJELEKTRO" ROBERT NAWROT
95-054 KSAWERÓW, UL. TWARDA 3
TEL: +48 515 199 725
MAIL: BIURO@RJELEKTRO.PL

" UTWÓR CHRONIONY PRAWEM AUTORSKIM - WSZELKIE PRAWA ZASTRZEŻONE "

PROJEKT: ROZBUDOWA OŚWIETLENIA PUBLICZNEGO NA TERENIE GŁÓWNEJ KUCHNI W URSUSIE			SKALA: 1:500	
TYTUŁ RYSUNKU: ZEWNĘTRZNE INSTALACJE ELEKTRYCZNE			DATA: LISTOPAD 2025	
BRANŻA:	INSTALACJE ELEKTRYCZNE		PODPIS:	FAZA: PT
PROJEKTANT:	mgr inż. Robert Nawrot			NR RYSUNKU: E/1
ASYSTENT PROJ:				
SPRAWDZAJĄCY:				NR STRONY: