


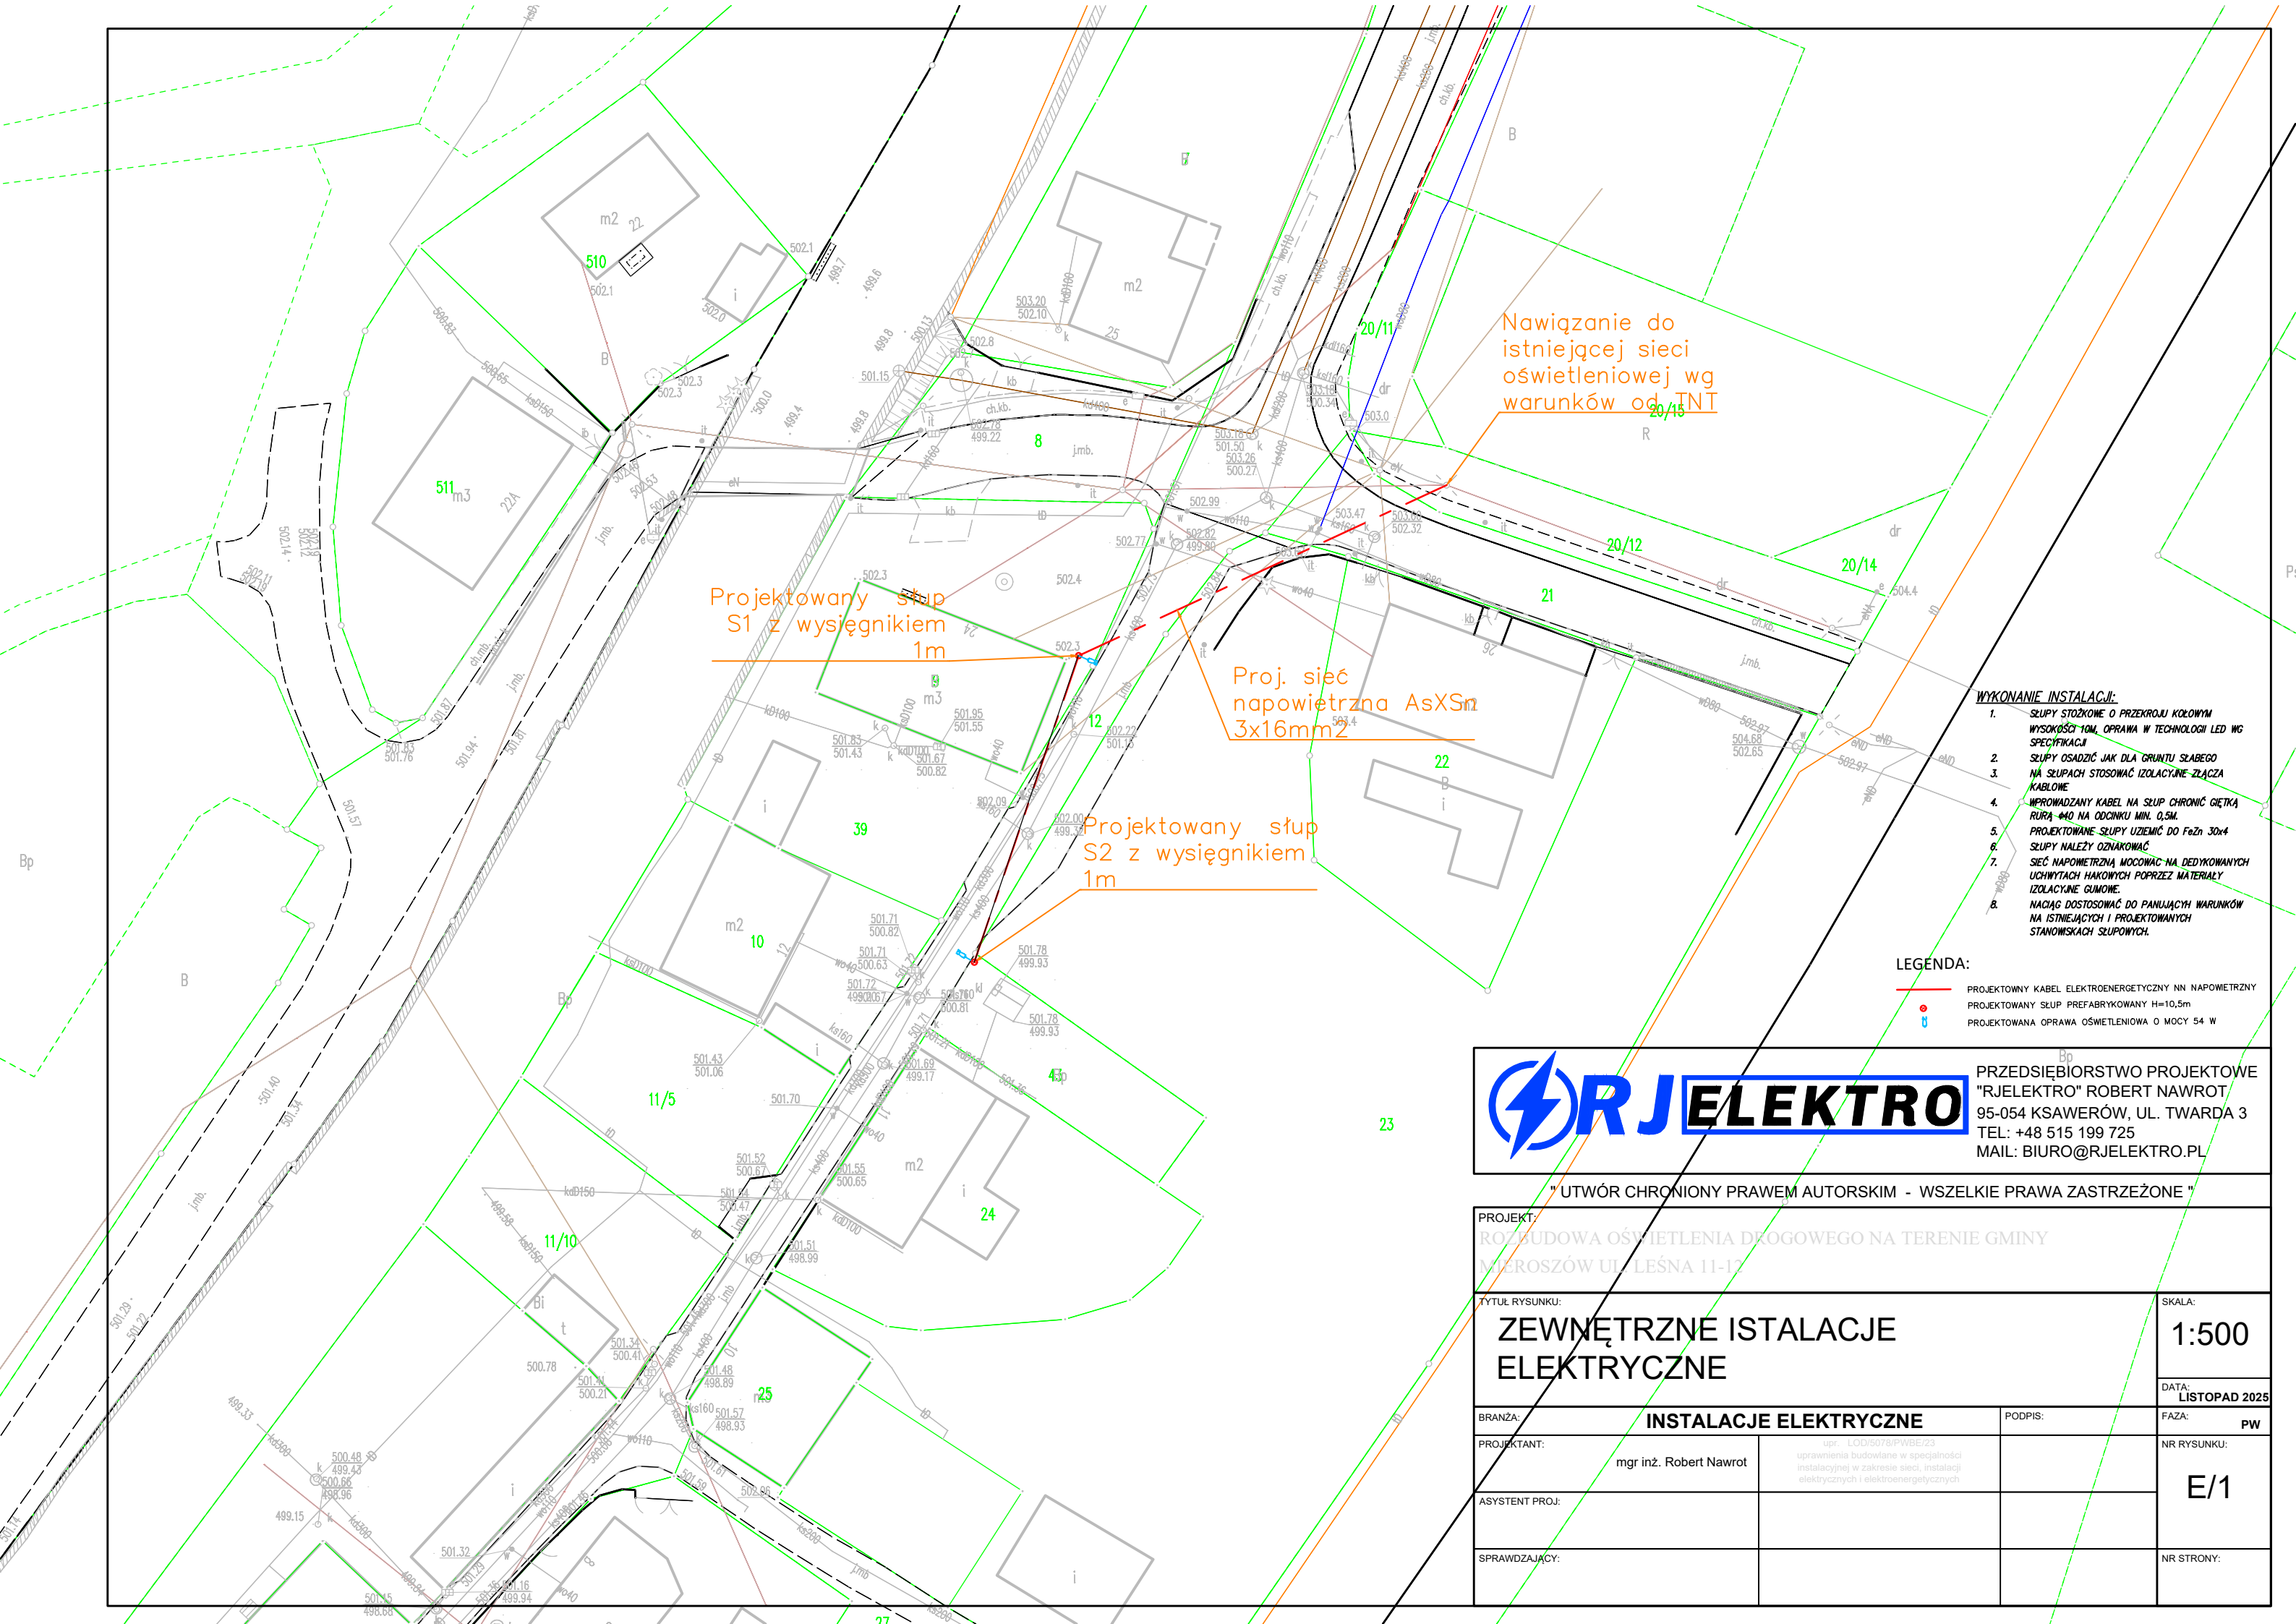

Projektowany słup
S1 z wysięgnikiem
1m

Proj. sieć
napowietrzna AsXSn
3x16mm²

Projektowany słup
S2 z wysięgnikiem
1m

Nawiązanie do
istniejącej sieci
oświetleniowej wg
warunków od INT

- WYKONANIE INSTALACJI:**
1. SŁUPY STOŻKOWE O PRZĘKROJU KOŁOWYM WYSOKOŚCI 10M, OPRAWA W TECHNOLOGII LED WG SPECYFIKACJI
 2. SŁUPY OSADZIĆ JAK DLA GRUNTU SŁABEGO
 3. NA SŁUPACH STOSOWAĆ IZOLACYJNE ZŁĄCZA KABLOWE
 4. WPROWADZANY KABEL NA SŁUP CHRONIĆ GIĘTKĄ RURĄ 40 NA ODCINKU MIN. 0,5M.
 5. PROJEKTOWANE SŁUPY UZIEMIĆ DO FeZn 30x4
 6. SŁUPY NALEŻY OZNAKOWAĆ
 7. SIĘĆ NAPOWIETRZNĄ MOCOWAĆ NA DEDYKOWANYCH UCHWYTAH HAKOWYCH POPRZECZ MATERIAŁY IZOLACYJNE GUMOWE.
 8. NACIĄG DOSTOSOWAĆ DO PANUJĄCYCH WARUNKÓW NA ISTNIEJĄCYCH I PROJEKTOWANYCH STANOWISKACH SŁUPOWYCH.

LEGENDA:

- PROJEKTOWY KABEL ELEKTROENERGETYCZNY NN NAPOWIETRZNY
- PROJEKTOWANY SŁUP PREFABRYKOWANY H=10,5m
- PROJEKTOWANA OPRAWA OŚWIETLENIOWA O MOCY 54 W



PRZEDSIĘBIORSTWO PROJEKTOWE
"RJELEKTRO" ROBERT NAWROT
95-054 KSAWERÓW, UL. TWARDA 3
TEL: +48 515 199 725
MAIL: BIURO@RJELEKTRO.PL

" UTWÓR CHRONIONY PRAWEM AUTORSKIM - WSZELKIE PRAWA ZASTRZEŻONE "

PROJEKT: ROZBUDOWA OŚWIETLENIA DROGOWEGO NA TERENIE GMINY MIEROSZÓW UL. LEŚNA 11-12			SKALA: 1:500
TYTUŁ RYSUNKU: ZEWNĘTRZNE INSTALACJE ELEKTRYCZNE			DATA: LISTOPAD 2025
BRANŻA: INSTALACJE ELEKTRYCZNE	PODPIS:	FAZA: PW	
PROJEKTANT: mgr inż. Robert Nawrot	upr. LOD/5076/PWBE/23 uprawnienia budowlane w specjalności instalacyjnej w zakresie sieci, instalacji elektrycznych i elektroenergetycznych	NR RYSUNKU: E/1	
ASYSTENT PROJ:		NR STRONY:	
SPRAWDZAJĄCY:			