

MAPA DO CELÓW PROJEKTOWYCH		
Oznac. kancel. zgłoszenie pracy geodezyjnej		SGN.6640.946.2025
Nazwa Miejscowości		Unisław Śląski dz. nr 175/3, 175/6, 194, 195/2, 196/2
Jednostka ewidencyjna	Identyfikator	022106_5
	Nazwa	Mieroszów
Obręb ewidencyjny	Identyfikator	0008
	Nazwa	Unisław Śląski
Skala mapy		1:500
Sekcja mapy		5.140.31.25.2.4 5.140.31.25.4.2 5.140.32.21.1.3
Nazwa układu współrzędnych	Prostokątnych płaskich	2000/15
	Układ wysokości	EVRF 2007
Oznaczenie granic obszaru, który był przedmiotem aktualizacji?		
Informacje o służebnościach gruntowych mających wpływ na zagospodarowanie gruntów zlokalizowanych w granicach projektowanej inwestycji *)		Nie występują służebności gruntowe
Granice działek		Przyjęto z bazy danych EGIB
Data opracowania mapy?		22.10.2025 r.
ZUDP		
Usługi Geodezyjno-Kartograficzne Wojciech Chilpała ul. Nowowiejska 104, 58 ? 200 Dzierżoniów NIP 882-199-22-60 Regon : 020179242 Nazwa/ imię i nazwisko wykonawcy		Nr uprawnień i podpis geodety
*) Należy podać skrótowy opis służebności gruntowej wraz ze sposobem jej oznaczenia na mapie, a w przypadku kiedy nie wykonano ustalenia obciążeń służebnościami ? zapisać stosowną informację. Nie wyłącza się istnienia w terenie innych nie wykazanych na niniejszej mapie urządzeń podziemnych, które nie były zgłoszone do inwentaryzacji lub o których brak informacji w instytucjach branżowych		
Na przestrzeni mapy do celów projektowych punkty załamania działek spełniają obecnie obowiązujące standardy techniczne. Granica została wkreślona na podstawie bazy danych EGIB		

Oznaczenie m.p.z.p. nr XVI/100/03
MP – zabudowa jednorodzinna i usługi
KZ – drogi publiczne
KD – drogi dojazdowe
W – tereny wód

OŚWIADCZENIE
Niniejszy dokument został opracowany w wyniku prac geodezyjnych i kartograficznych, a rezultaty tych prac przekazano w formie operatu technicznego, który uzyskał pozytywny wynik weryfikacji. Mapa może być wykorzystywana w procesie budowlanym.
Jestem świadomy odpowiedzialności za złożenie fałszywego oświadczenia.

Nr protokołu weryfikacji: SGN.6640.946.2025_15314
Organ: Starosta Wałbrzyski
Data pozytywnej weryfikacji: 30.01.2026
Kierownik prac: Ewa Dudek nr upr. 2807
Wykonawca prac: Usługi Geodezyjno-Kartograficzne Wojciech Chilpała

Projektowany słup S3 z wysięgnikiem 0,5m

Doposażenie słupa X-1/1 wysięgnik oraz oprawe oświetleniową

Projektowany słup S4 z wysięgnikiem 0,5m


Projektowany słup S5 z wysięgnikiem 0,5m

Doposażenie słupa X-2/17 w wysięgnik oraz oprawe oświetleniową

Doposażenie słupa X-2/22 w wysięgnik oraz oprawe oświetleniową

- WYKONANIE INSTALACJI:**
1. SŁUPY STOŻKOWE O PRZĘKROJU KOŁOWYM WYSOKOŚCI 10m, OPRAWA W TECHNOLOGII LED WG SPECYFIKACJI
 2. SŁUPY OSADZIĆ JAK DLA GRUNTU SZABEGO
 3. NAPOMIETRZNA LINIA IZOLOWANA
 4. W SŁUPACH STOSOWAĆ IZOLACYJNE ZŁĄCZA KABLOWE
 5. WPROWADZANY KABEL DO SŁUPA CHRONIĆ GIĘTKĄ RURĄ 40 NA ODCINKU MIN. 0,5m.
 6. PROJEKTOWANE SŁUPY UZIEMIĆ DO FeZn 30x4 PROWADZONEJ WRAZ Z KABLEM NA CAŁEJ DŁUGOŚCI.

- LEGENDA:**
- PROJEKTOWY KABEL ELEKTROENERGETYCZNY NN NAPOMIETRZNY
 - PROJEKTOWANY SŁUP ALUMINIOWY H=10m
 - ⚡ PROJEKTOWANE OPRAWY OŚWIETLENIOWE 75W

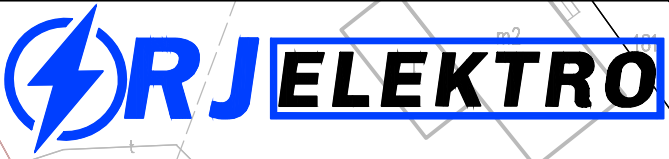

PRZEDSIĘBIORSTWO PROJEKTOWE
"RJELEKTRO" ROBERT NAWROT
95-054 KSAWERÓW, UL. TWARDA 3
TEL: +48 515 199 725
MAIL: BIURO@RJELEKTRO.PL

" Utwór chroniony prawem autorskim - wszelkie prawa zastrzeżone "

PROJEKT: ROZBUDOWA OŚWIETLENIA DROGOWEGO NA TERENIE GMINY MIEROSZÓW- UNISŁAW ŚLĄSKI			
TYTUŁ RYSUNKU: MAPA SYTUACYJNA CZ.1			SKALA: 1:500
BRANŻA: INSTALACJE ELEKTRYCZNE			DATA: WRZESIEŃ 2025
PROJEKTANT: mgr inż. Robert Nawrot	upr. LOD/5078/PWBE/23 uprawnienia budowlane w specjalności instalacyjnej w zakresie sieci, instalacji elektrycznych i elektroenergetycznych	PODPIS:	FAZA: PB
ASYSTENT PROJ:			NR RYSUNKU: E/2
SPRAWDZAJĄCY:			NR STRONY: