


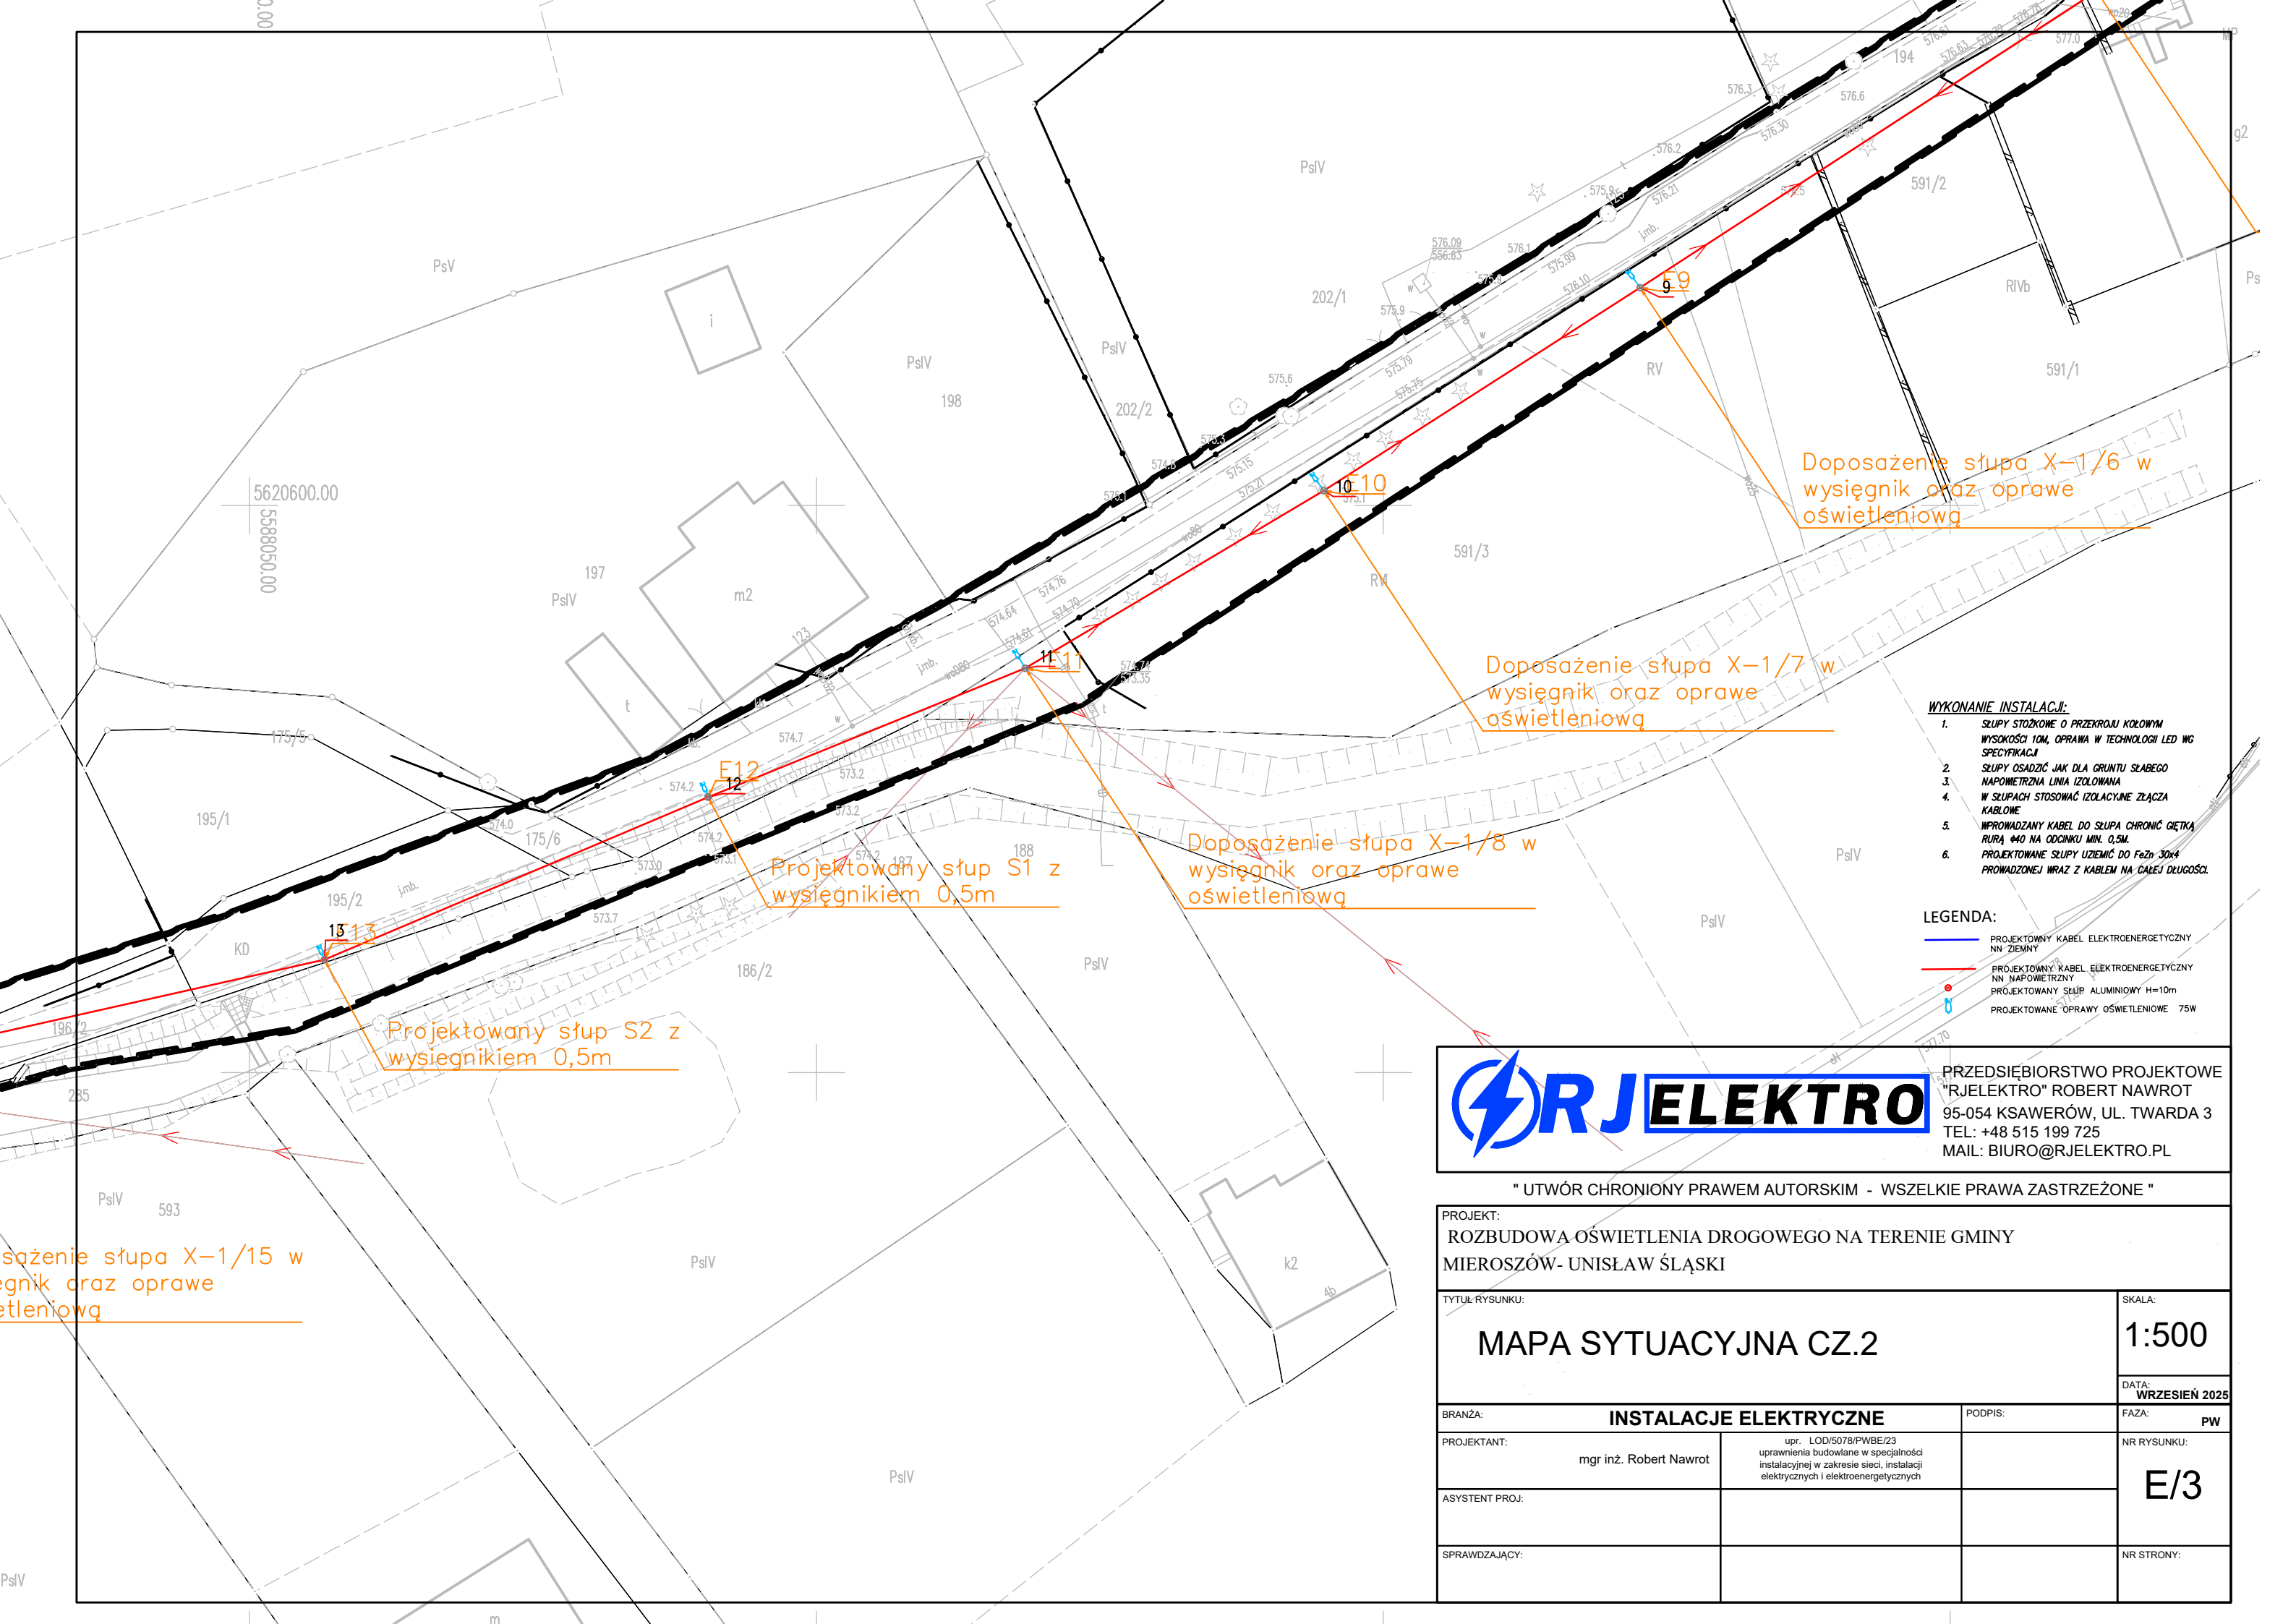

- WYKONANIE INSTALACJI:**
1. SŁUPY STOŻKOWE O PRZĘCZKU KOŁOWYM WYSOKOŚCI 10M, OPRAWA W TECHNOLOGII LED WG SPECYFIKACJI
 2. SŁUPY OSADZIĆ JAK DLA GRUNTU SŁABEGO
 3. NAPIĘCIOWA LINIA IZOLOWANA
 4. W SŁUPACH STOSOWAĆ IZOLACYJNE ZŁĄCZA KABLOWE
 5. WPROWADZANY KABEL DO SŁUPA CHRONIĆ GIĘTKĄ RURĄ Ø40 NA ODCINKU MIN. 0,5M.
 6. PROJEKTOWANE SŁUPY UZIEMIĆ DO FeZn 30x4 PROWADZONEJ WRAZ Z KABLEM NA CAŁEJ DŁUGOŚCI.

- LEGENDA:**
- PROJEKTOWANY KABEL ELEKTROENERGETYCZNY NN-ZIEMNY
 - PROJEKTOWANY KABEL ELEKTROENERGETYCZNY NN-NAPIĘCIOWY
 - PROJEKTOWANY SŁUP ALUMINIOWY H=10m
 - PROJEKTOWANE OPRAWY OŚWIETLIWIOWE 75W



PRZEDSIĘBIORSTWO PROJEKTOWE
"RJELEKTRO" ROBERT NAWROT
95-054 KSIAWIERÓW, UL. TWARDA 3
TEL.: +48 515 199 725
MAIL: BIURO@RJELEKTRO.PL

" UTWÓR CHRONIONY PRAWEM AUTORSKIM - WSZELKIE PRAWA ZASTRZEŻONE "

PROJEKT:
ROZBUDOWA OŚWIETLIWIOWA DROGOWEGO NA TERENIE GMINY
MIEROSZÓW- UNISŁAW ŚLĄSKI

TYTUŁ RYSUNKU:
MAPA SYTUACYJNA CZ.2

SKALA:
1:500

DATA:
WRZESIEŃ 2025

BRANŻA:
INSTALACJE ELEKTRYCZNE

PODPIS:

FAZA:
PW

PROJEKTANT:
mgr inż. Robert Nawrot

upr. LOD/5078/PWBE/23
uprawnienia budowlane w specjalności
instalacyjnej w zakresie sieci, instalacji
elektrycznych i elektroenergetycznych

NR RYSUNKU:
E/3

ASYSTENT PROJ:

SPRAWDZAJĄCY:

NR STRONY: