


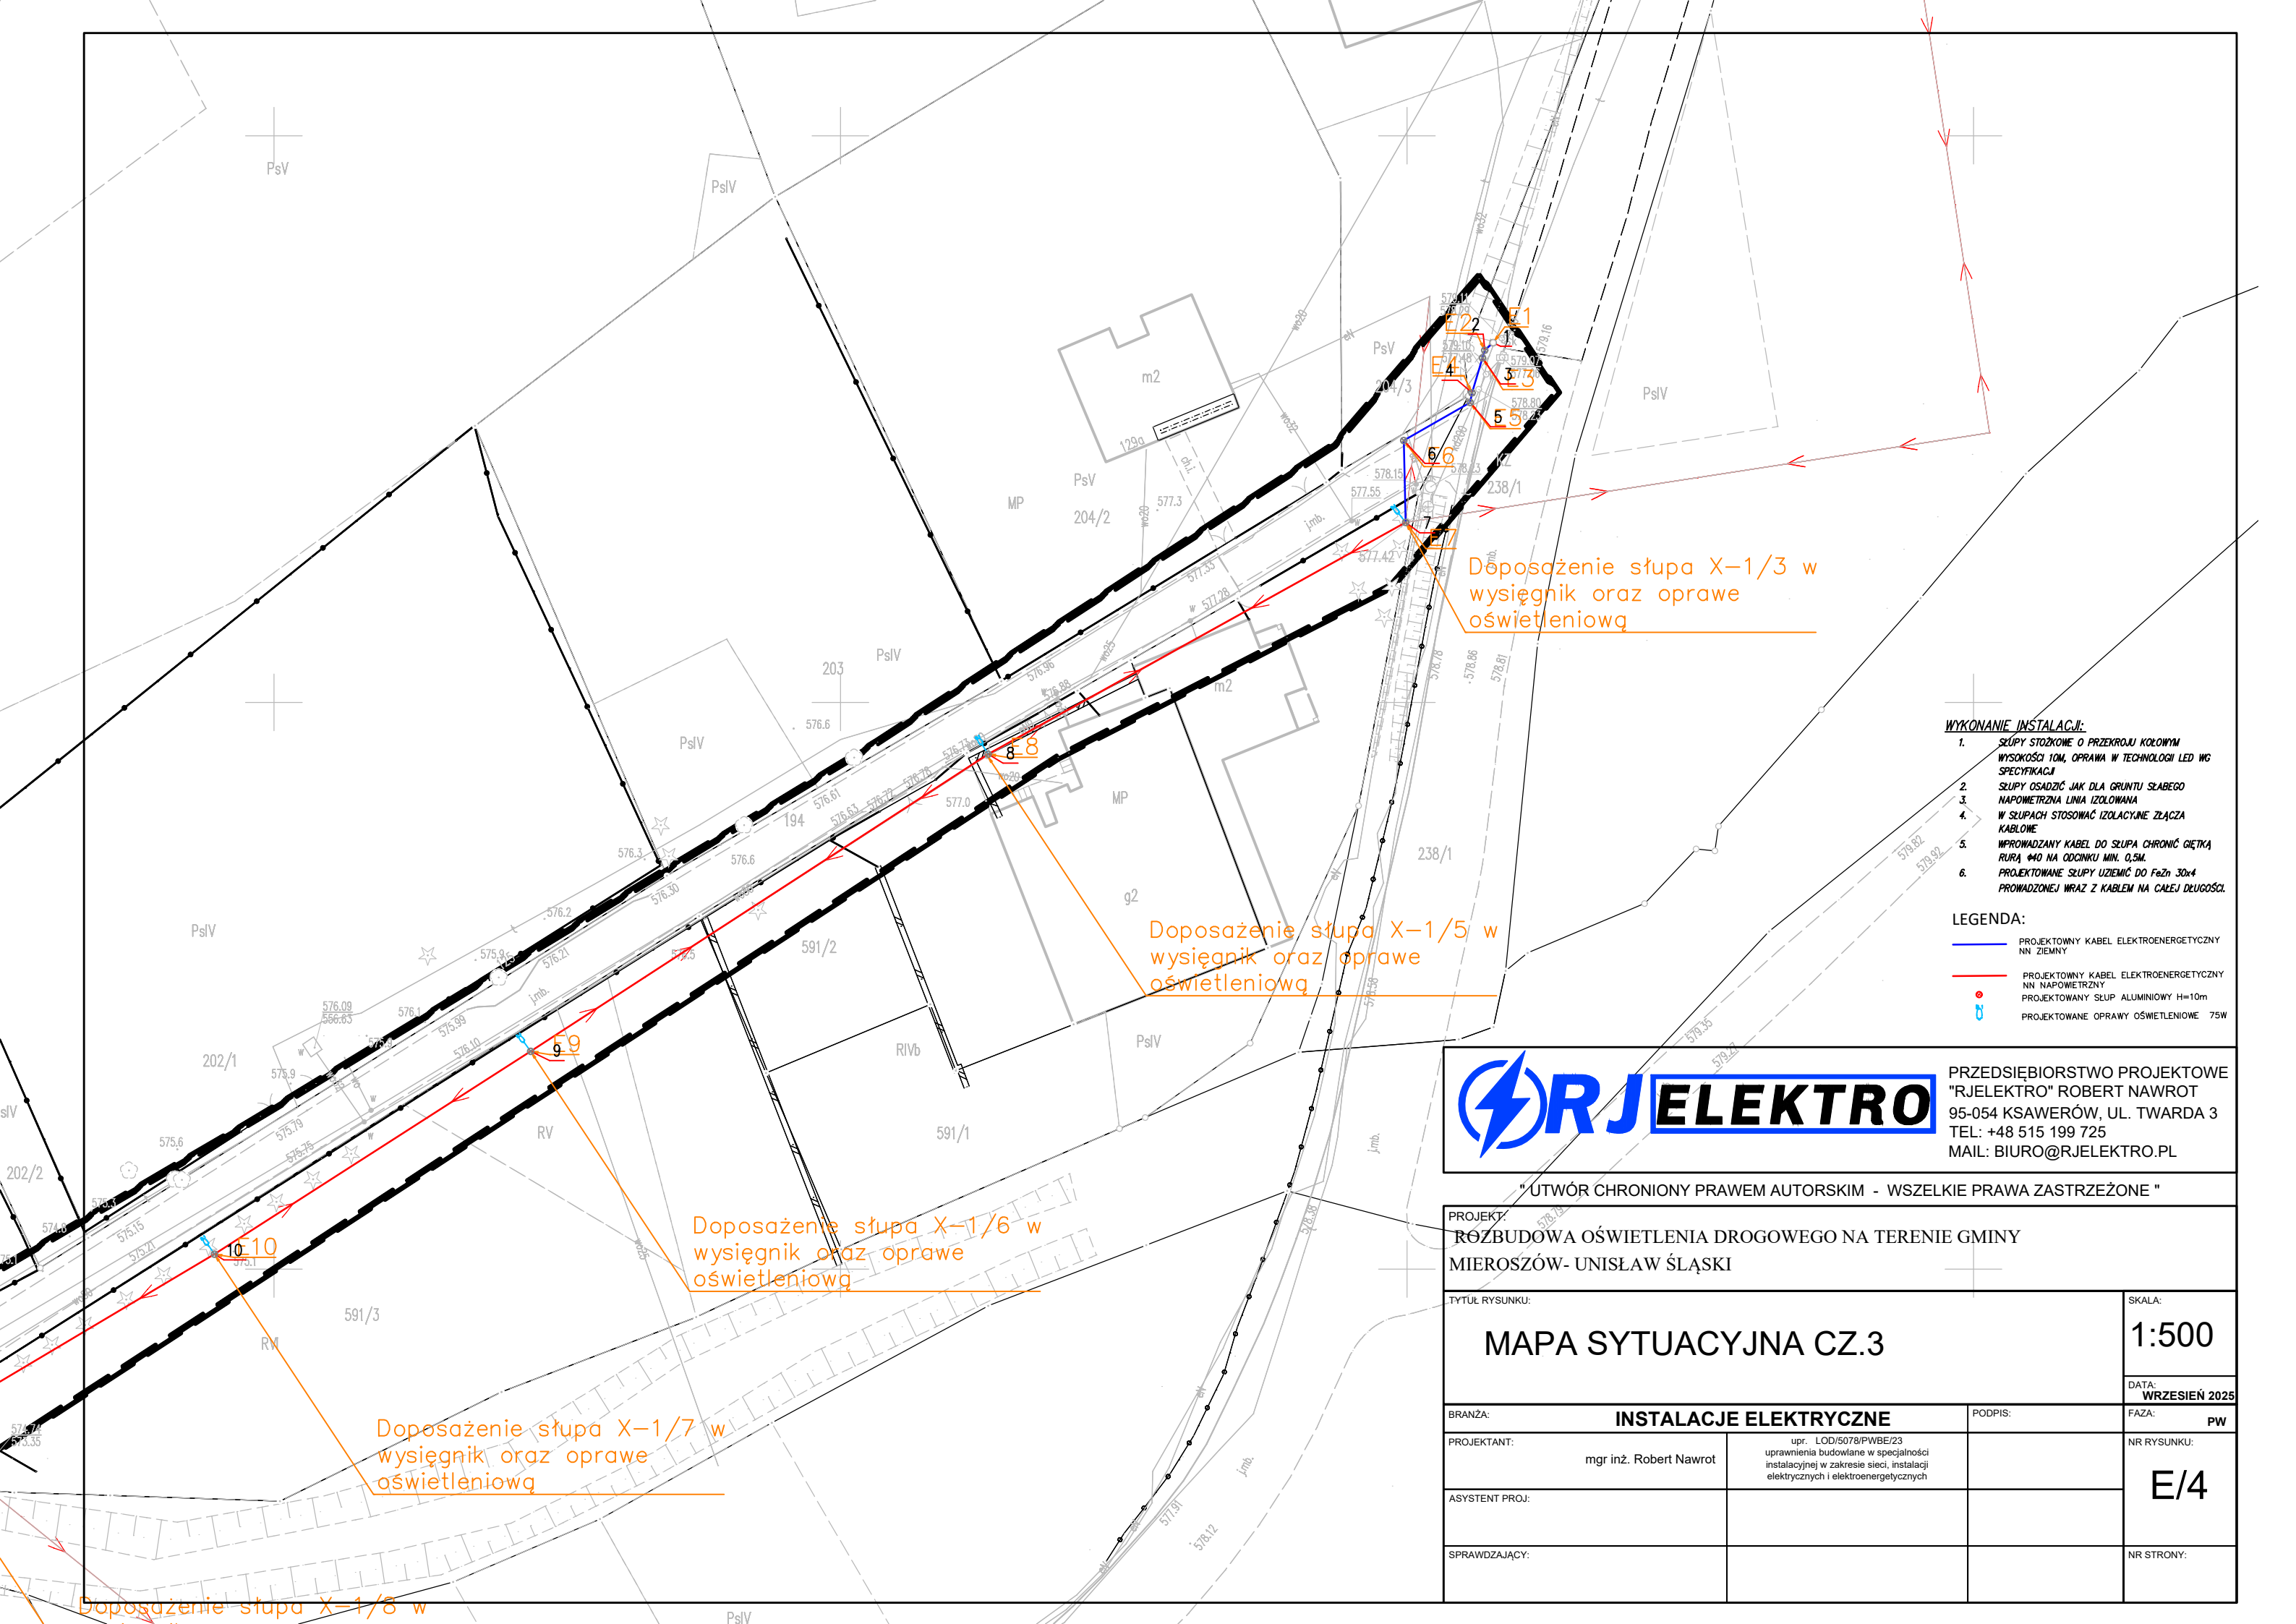

- WYKONANIE INSTALACJI:**
1. SŁUPY STOŻKOWE O PRZĘKROJU KOŁOWYM WYSOKOŚCI 10M, OPRAWA W TECHNOLOGII LED WG SPECYFIKACJI
 2. SŁUPY OSADZIĆ JAK DLA GRUNTU SŁABEGO
 3. NAPIĘTRZNA LINIA IZOLOWANA
 4. W SŁUPACH STOSOWAĆ IZOLACYJNE ZŁĄCZA KABLOWE
 5. WPROWADZANY KABEL DO SŁUPA CHRONIĆ GIĘTKĄ RURĄ 440 NA ODCINKU MIN. 0,5M.
 6. PROJEKTOWANE SŁUPY UZIEMIĆ DO FeZn 30x4 PROWADZONEJ WRAZ Z KABLEM NA CAŁEJ DŁUGOŚCI.

- LEGENDA:**
- PROJEKTOWY KABEL ELEKTROENERGETYCZNY NN ZIEMNY
 - PROJEKTOWY KABEL ELEKTROENERGETYCZNY NN NAPIĘTRZNY
 - PROJEKTOWANY SŁUP ALUMINIOWY H=10m
 - PROJEKTOWANE OPRAWY OŚWIETLENIOWE 75W



PRZEDSIĘBIORSTWO PROJEKTOWE
"RJELEKTRO" ROBERT NAWROT
95-054 KSAWERÓW, UL. TWARDA 3
TEL: +48 515 199 725
MAIL: BIURO@RJELEKTRO.PL

"UTWÓR CHRONIONY PRAWEM AUTORSKIM - WSZELKIE PRAWA ZASTRZEŻONE"

PROJEKT:
ROZBUDOWA OŚWIETLENIA DROGOWEGO NA TERENIE GMINY
MIEROSZÓW- UNISŁAW ŚLĄSKI

TYTUŁ RYSUNKU: MAPA SYTUACYJNA CZ.3			SKALA: 1:500
BRANŻA: INSTALACJE ELEKTRYCZNE			DATA: WRZESIEŃ 2025
PROJEKTANT: mgr inż. Robert Nawrot		PODPIS:	FAZA: PW
ASYSTENT PROJ:			NR RYSUNKU: E/4
SPRAWDZAJĄCY:			NR STRONY: